




PIANTA LIVELLO 1
STRALCIO B
scala 1:50

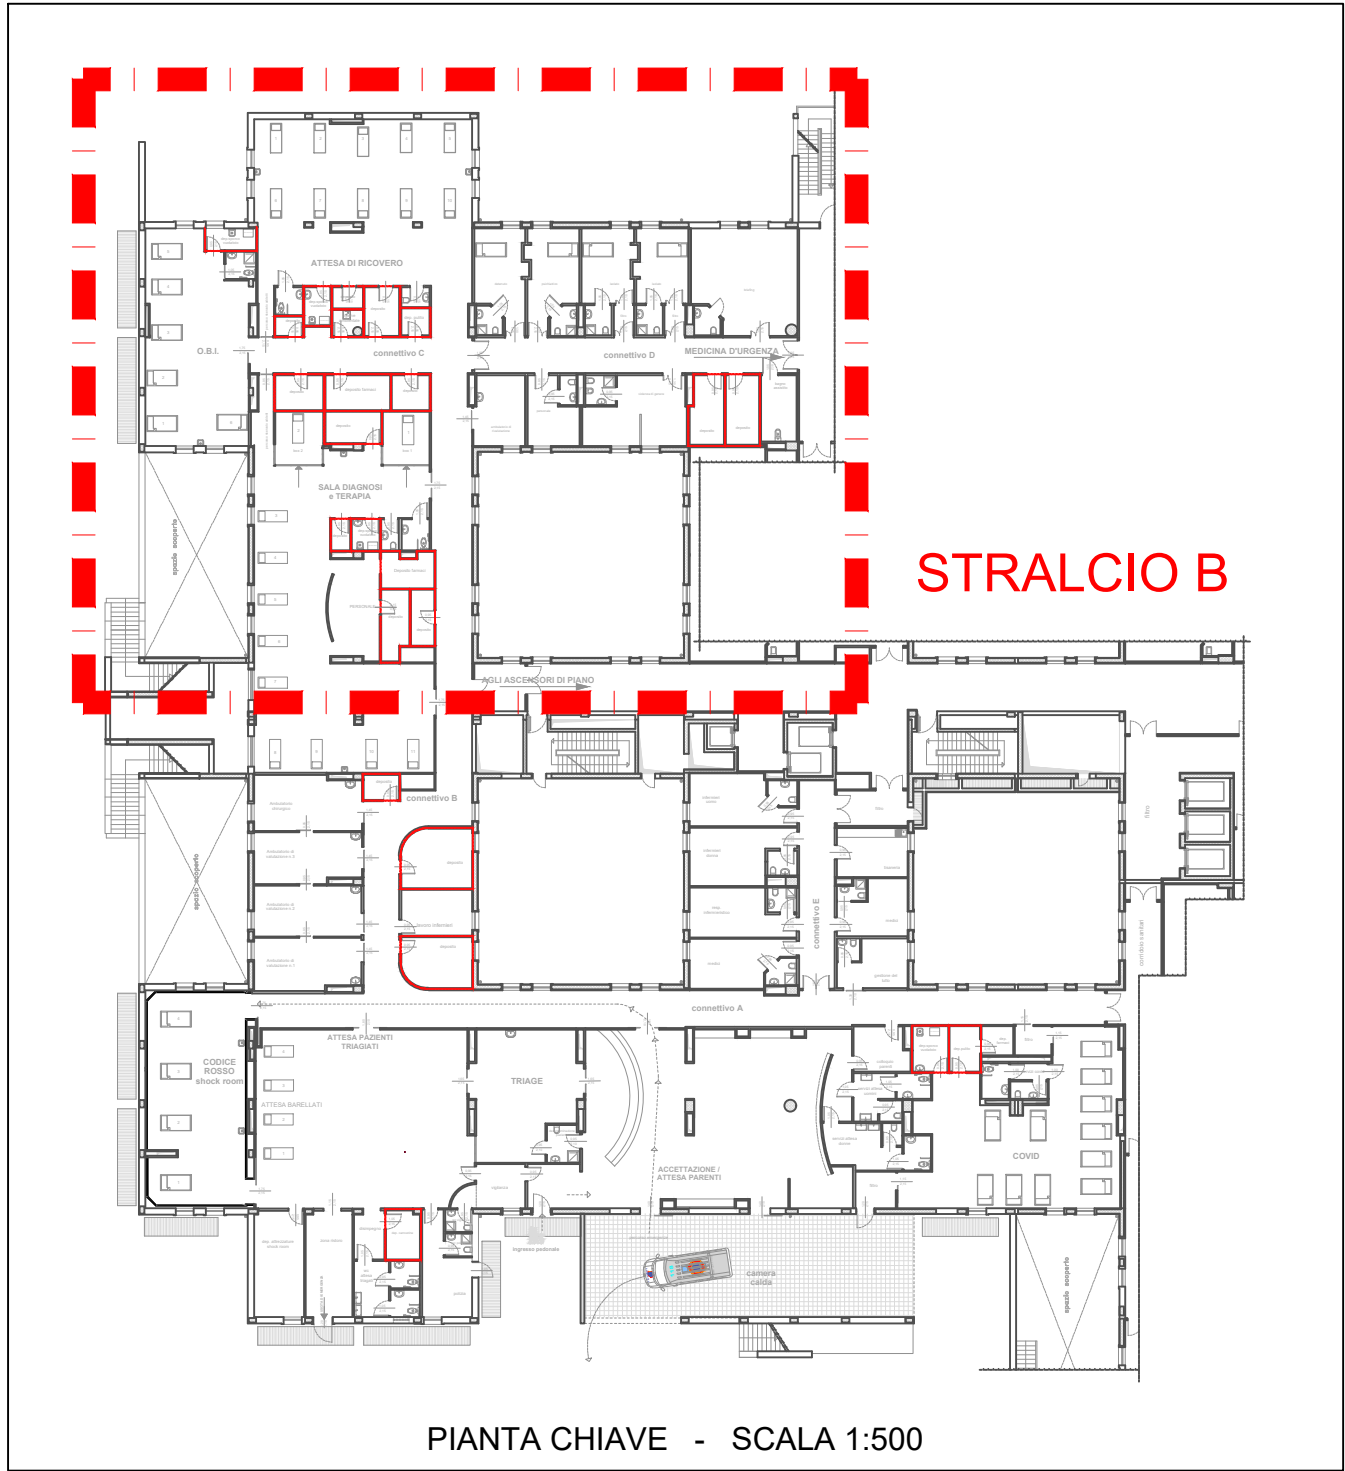

PIANTA CHIAVE - SCALA 1:500

CHIAVI DI LETTURA

- ETICHETTA DESCRITTIVA
- IDENTIFICATIVO DEL CIRCUITO
- IDENTIFICATIVO QUADRO DI APPARTENENZA

LEGENDA SIMBOLI

- QUADRO ELETTRICO DIAGNOSI E TERAPIA
- QUADRO ELETTRICO ATTESA RICOVERI
- QUADRO ELETTRICO AMBULATORIO RIVALUTAZIONE
- QUADRO ELETTRICO OSPEDALIERO AREA OBI
- PUNTO ALLACCIO UTENZA

SAN GIUSEPPE MOSCATI - AVELLINO
AZIENDA OSPEDALIERA DI RILIEVO NAZIONALE E DI ALTA SPECIALITÀ

COMUNE DI AVELLINO

Adeguamento e ampliamento del Pronto Soccorso presso
l'ospedale Moscati di Avellino.
CUP: C34E2003100001

PROGETTO ESECUTIVO

PROGETTISTA, DIRETTORE DEI LAVORI
E COORDINATORE DELLA SICUREZZA IN
FASE DI PROGETTAZIONE (CSP):

arch. Gerardo Getuli



RESPONSABILE DEL PROGETTO:
Ing. Sergio CASARELLA

Tav. IE-06.0

PROGETTO:
PIANTA LIVELLO 1 - STRALCIO B
IMPIANTO ELETTRICO A SERVIZIO DEGLI
IMPIANTI MECCANICI

1:50

DIRETTORE SANITARIO:
Dott. Rosario LANZETTA

DIRETTORE GENERALE:
Dott. Renato PIZZUTI

APPROVATO:

Avellino, Anno 2024